
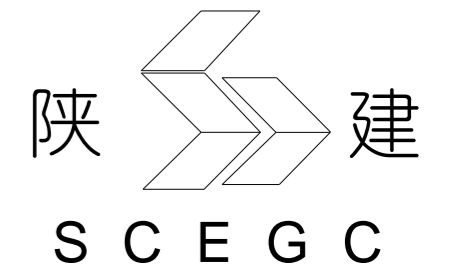


制图人	建筑	结构	暖通	电气
会签栏		给排水	动力	弱电

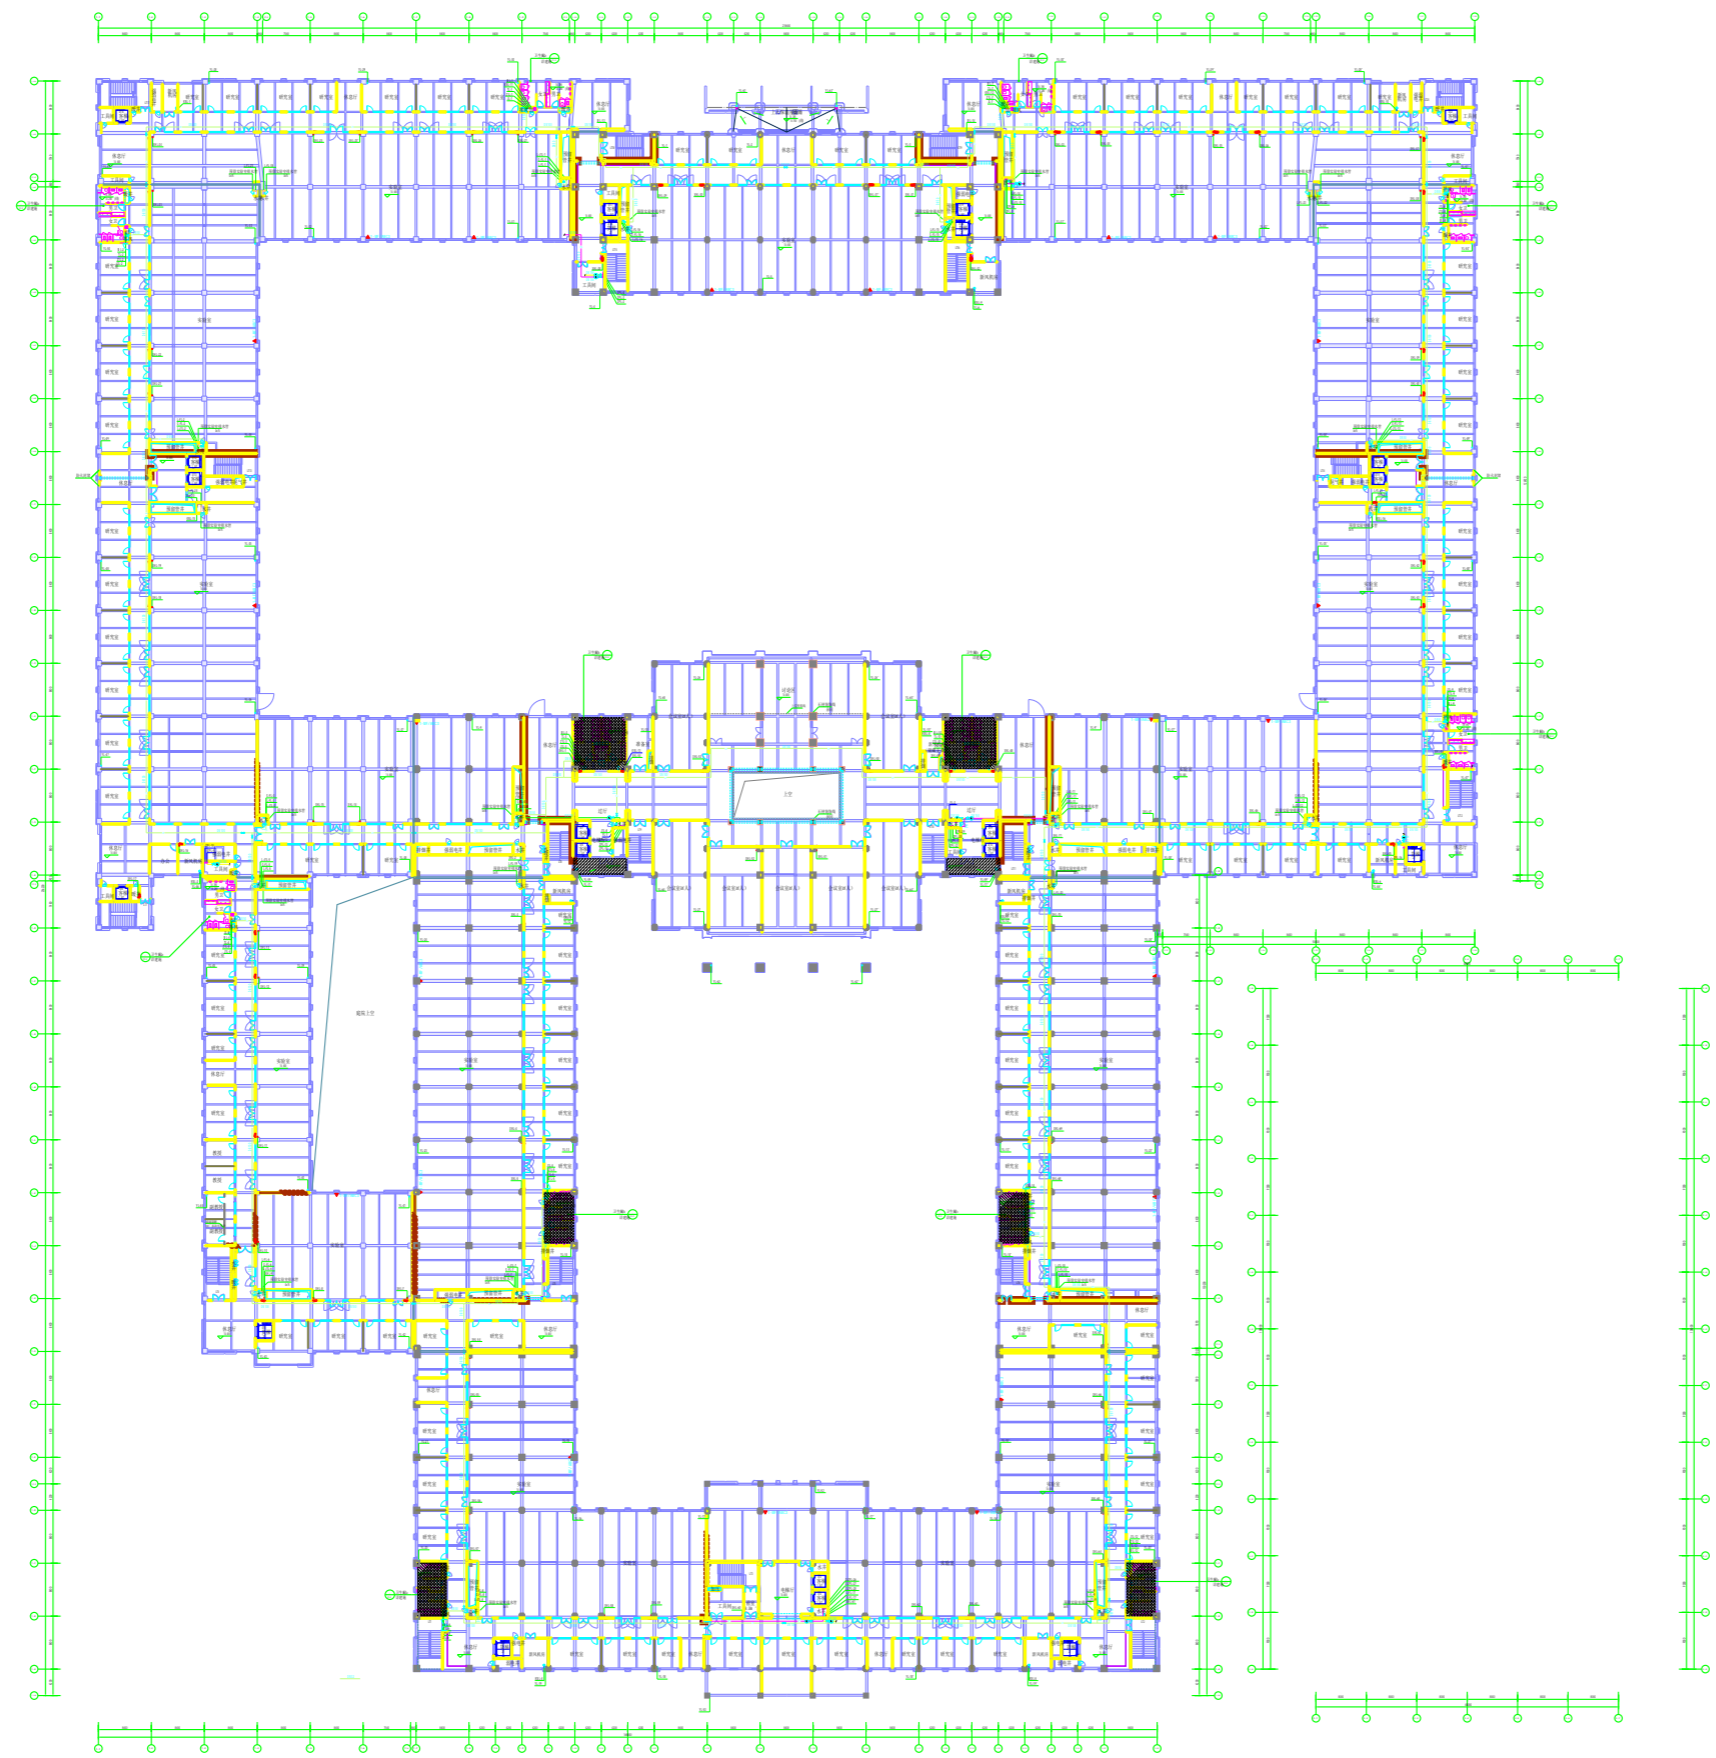

工程名称 :  
PROJECT NAME  
西安交通大学科技创新  
港科创基地项目

子项名称 :  
SUB-PROJECT  
1#科研楼

图名 :  
DRAWING TITLE  
4F-给排水平面图

审核人: AUDITED BY			
设计人: DESIGNED BY			
图别: STATUS	安施	图号: DRAWING No.	JD-4F-01
比例: SCALE	1: 50	日期: DATE	